



5号組立人孔(浸透)内径220(No533-1)構造図 縮尺 1:500


平面図

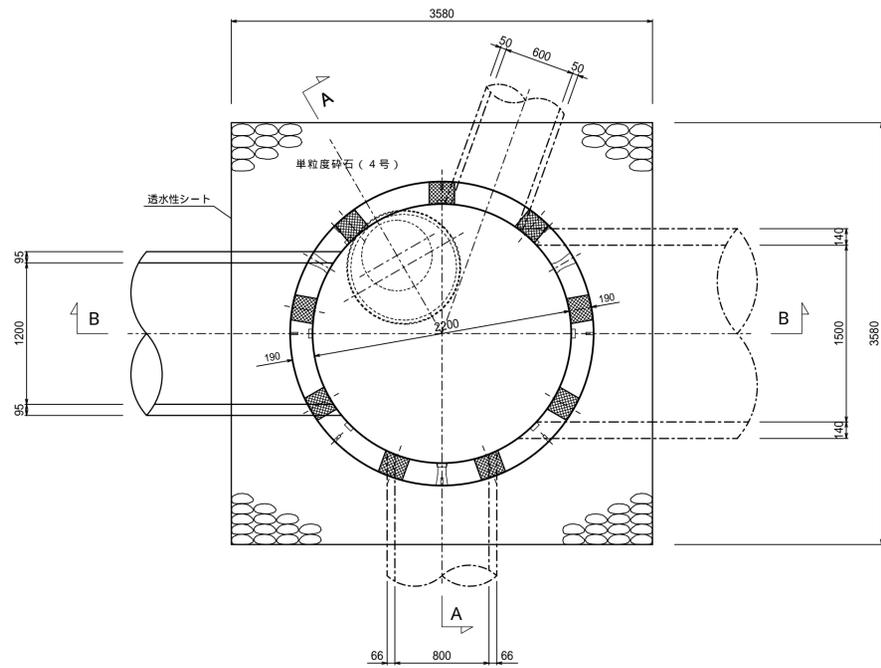



A - A'断面図

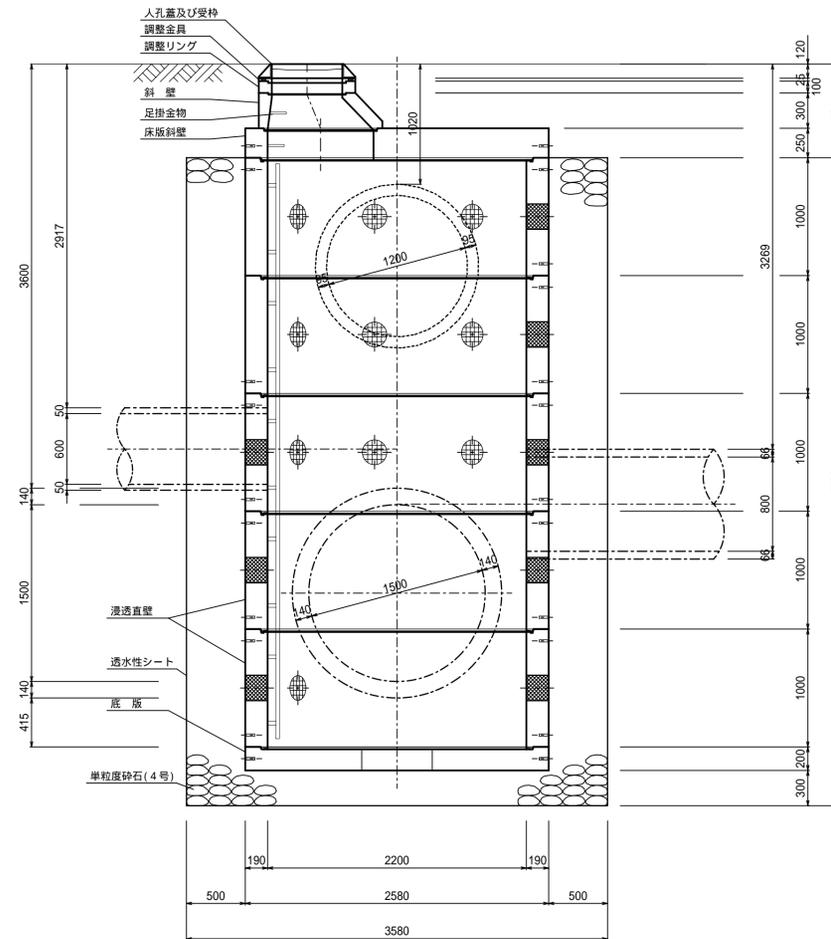


B - B'断面図

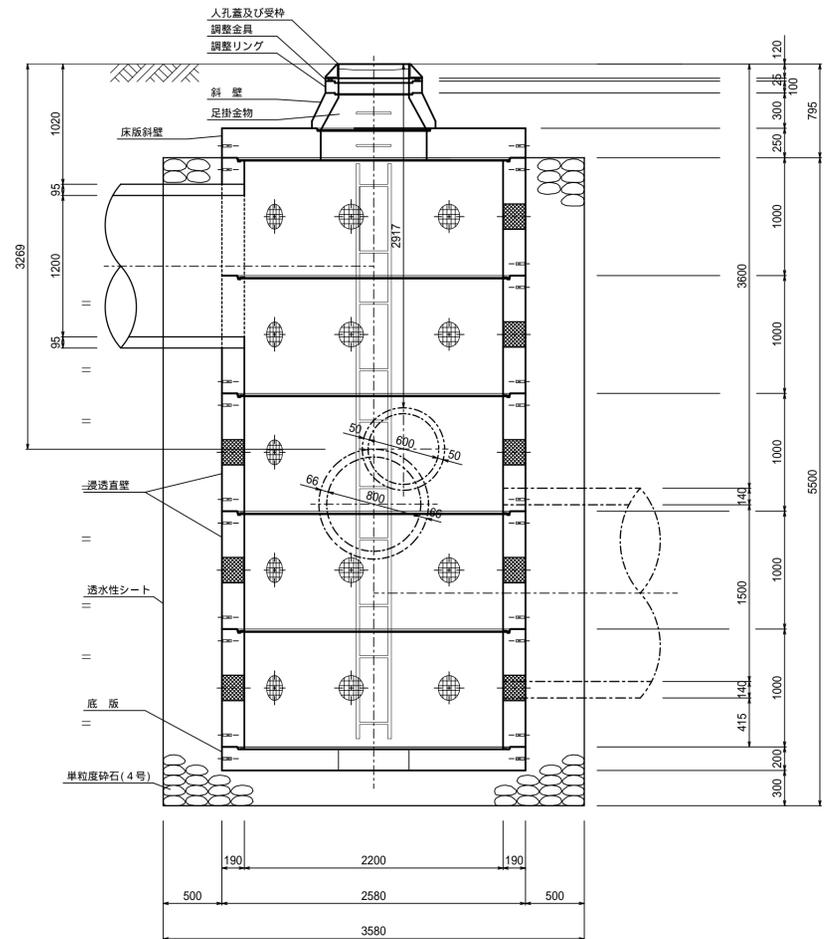

浸透管(遠心力鉄筋コンクリート管 B形 1200)構造図 縮尺 1:30

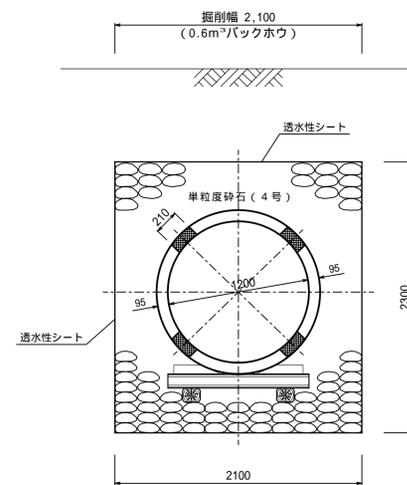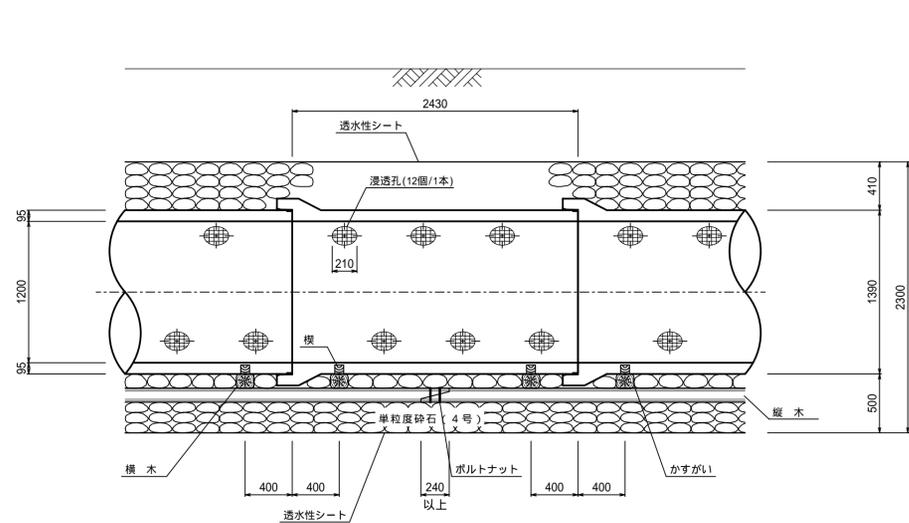

梯子胴木基礎詳細図 縮尺 1:20

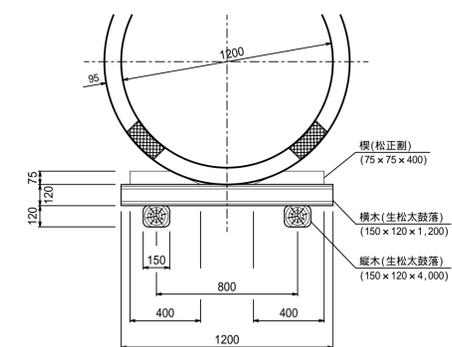

工事名	管渠布設工事(その他)		
工事位置			
図面	排水詳細図	縮尺	図示
図面番号	/	施工年度	平成 年度
課長	係長	係	調査 設計 製図 写図
下水道課			